

Mapa do celów projektowych

Skala : 1 : 500
Arkusz mapy: 7.142.28.22.4.3, 7.142.28.22.4.4, 7.142.28.23.3.3
Objekt : Zawichost ul. Polna dz. 1459
Jedn. ewid. : 260909_4 Zawichost - miasto
Obręb : 0001 Zawichost

Usługi Geodezyjne i Kartogra
Sławomir Prus upr. zaw. 1534
zgłoszenie: GK.6640.958.2020
Lic.: GK.6640.958.2020_2609
Układ współrzędnych PL-200
Układ wysokościowy Kronszt
Wykonano dnia 28.08.2020 r


Nie wyklucza się możliwości występowania urządzeń uzbrojenia podziemnego nie zgłoszonych do inwentaryzacji powykonawczej.
W obszarze aktualizacji służebności gruntowych nie badano.
Kontury użytków gruntowych są zgodnie z treścią mapy ewidencji gruntów.

Załącznik do decyzji GN.6821.1.24.2020
z dn. 10.05.2021r.

STAROSTA SANDOMIERSKI

27-600 Sandomierz; ul. Mickiewicza 34
tel. (15) 832 72 43; fax (15) 832 28 29

Marcin Prus

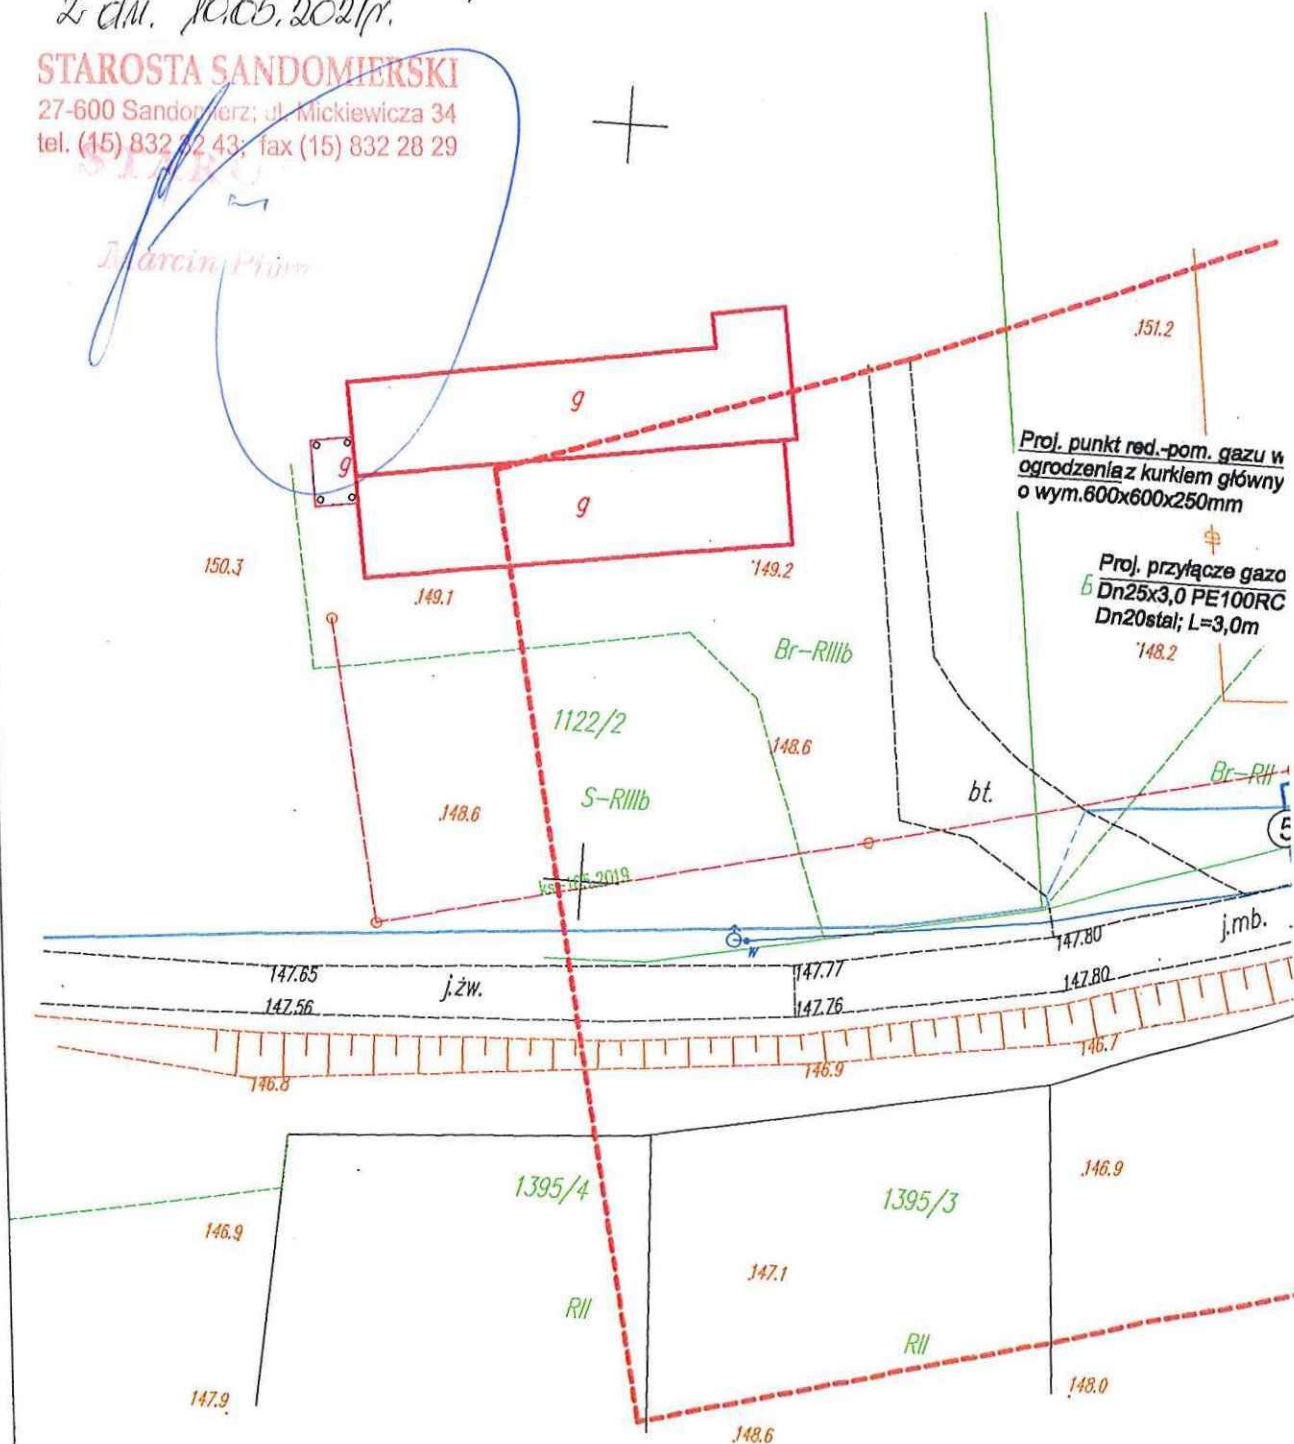

proj. punkt red.-pom. gazu w linii planowanego ogrodzenia z kurkiem głównym Dn15 w szafce wym. 600x600x250mm

Proj. przyłącze gazowej ś/c
Dn25x3,0 PE100RC SDR11; L=8,0m
Dn20stal; L=3,0m

rura osłonowa - PRZEWIERT
Dn90x5,2PE SDR17,6; L=5,5m

Proj. punkt red.-pom. gazu w linii planowanego ogrodzenia z kurkiem głównym Dn15 w szafce o wym. 600x600x250mm

Proj. przyłącze gazowej ś/c
Dn25x3,0 PE100RC SDR11; L=10,0m
Dn20stal; L=3,0m

rura osłonowa - PRZEWIERT
Dn90x5,2PE SDR17,6; L=3,0m


rura osłonowa - PRZEWIERT
Dn90x5,2PE SDR17,6; L=5,5m

r.o. Dn110x6,3PE SDR17,6;
L=3,0m

rura osłonowa - PRZEWIERT
Dn110x6,3PE SDR17,6; L=6,0m

rura osłonowa - PRZEWIERT
Dn110x6,3PE SDR17,6; L=12,0m

rura osłonowa dwudzielna
L=1,5m

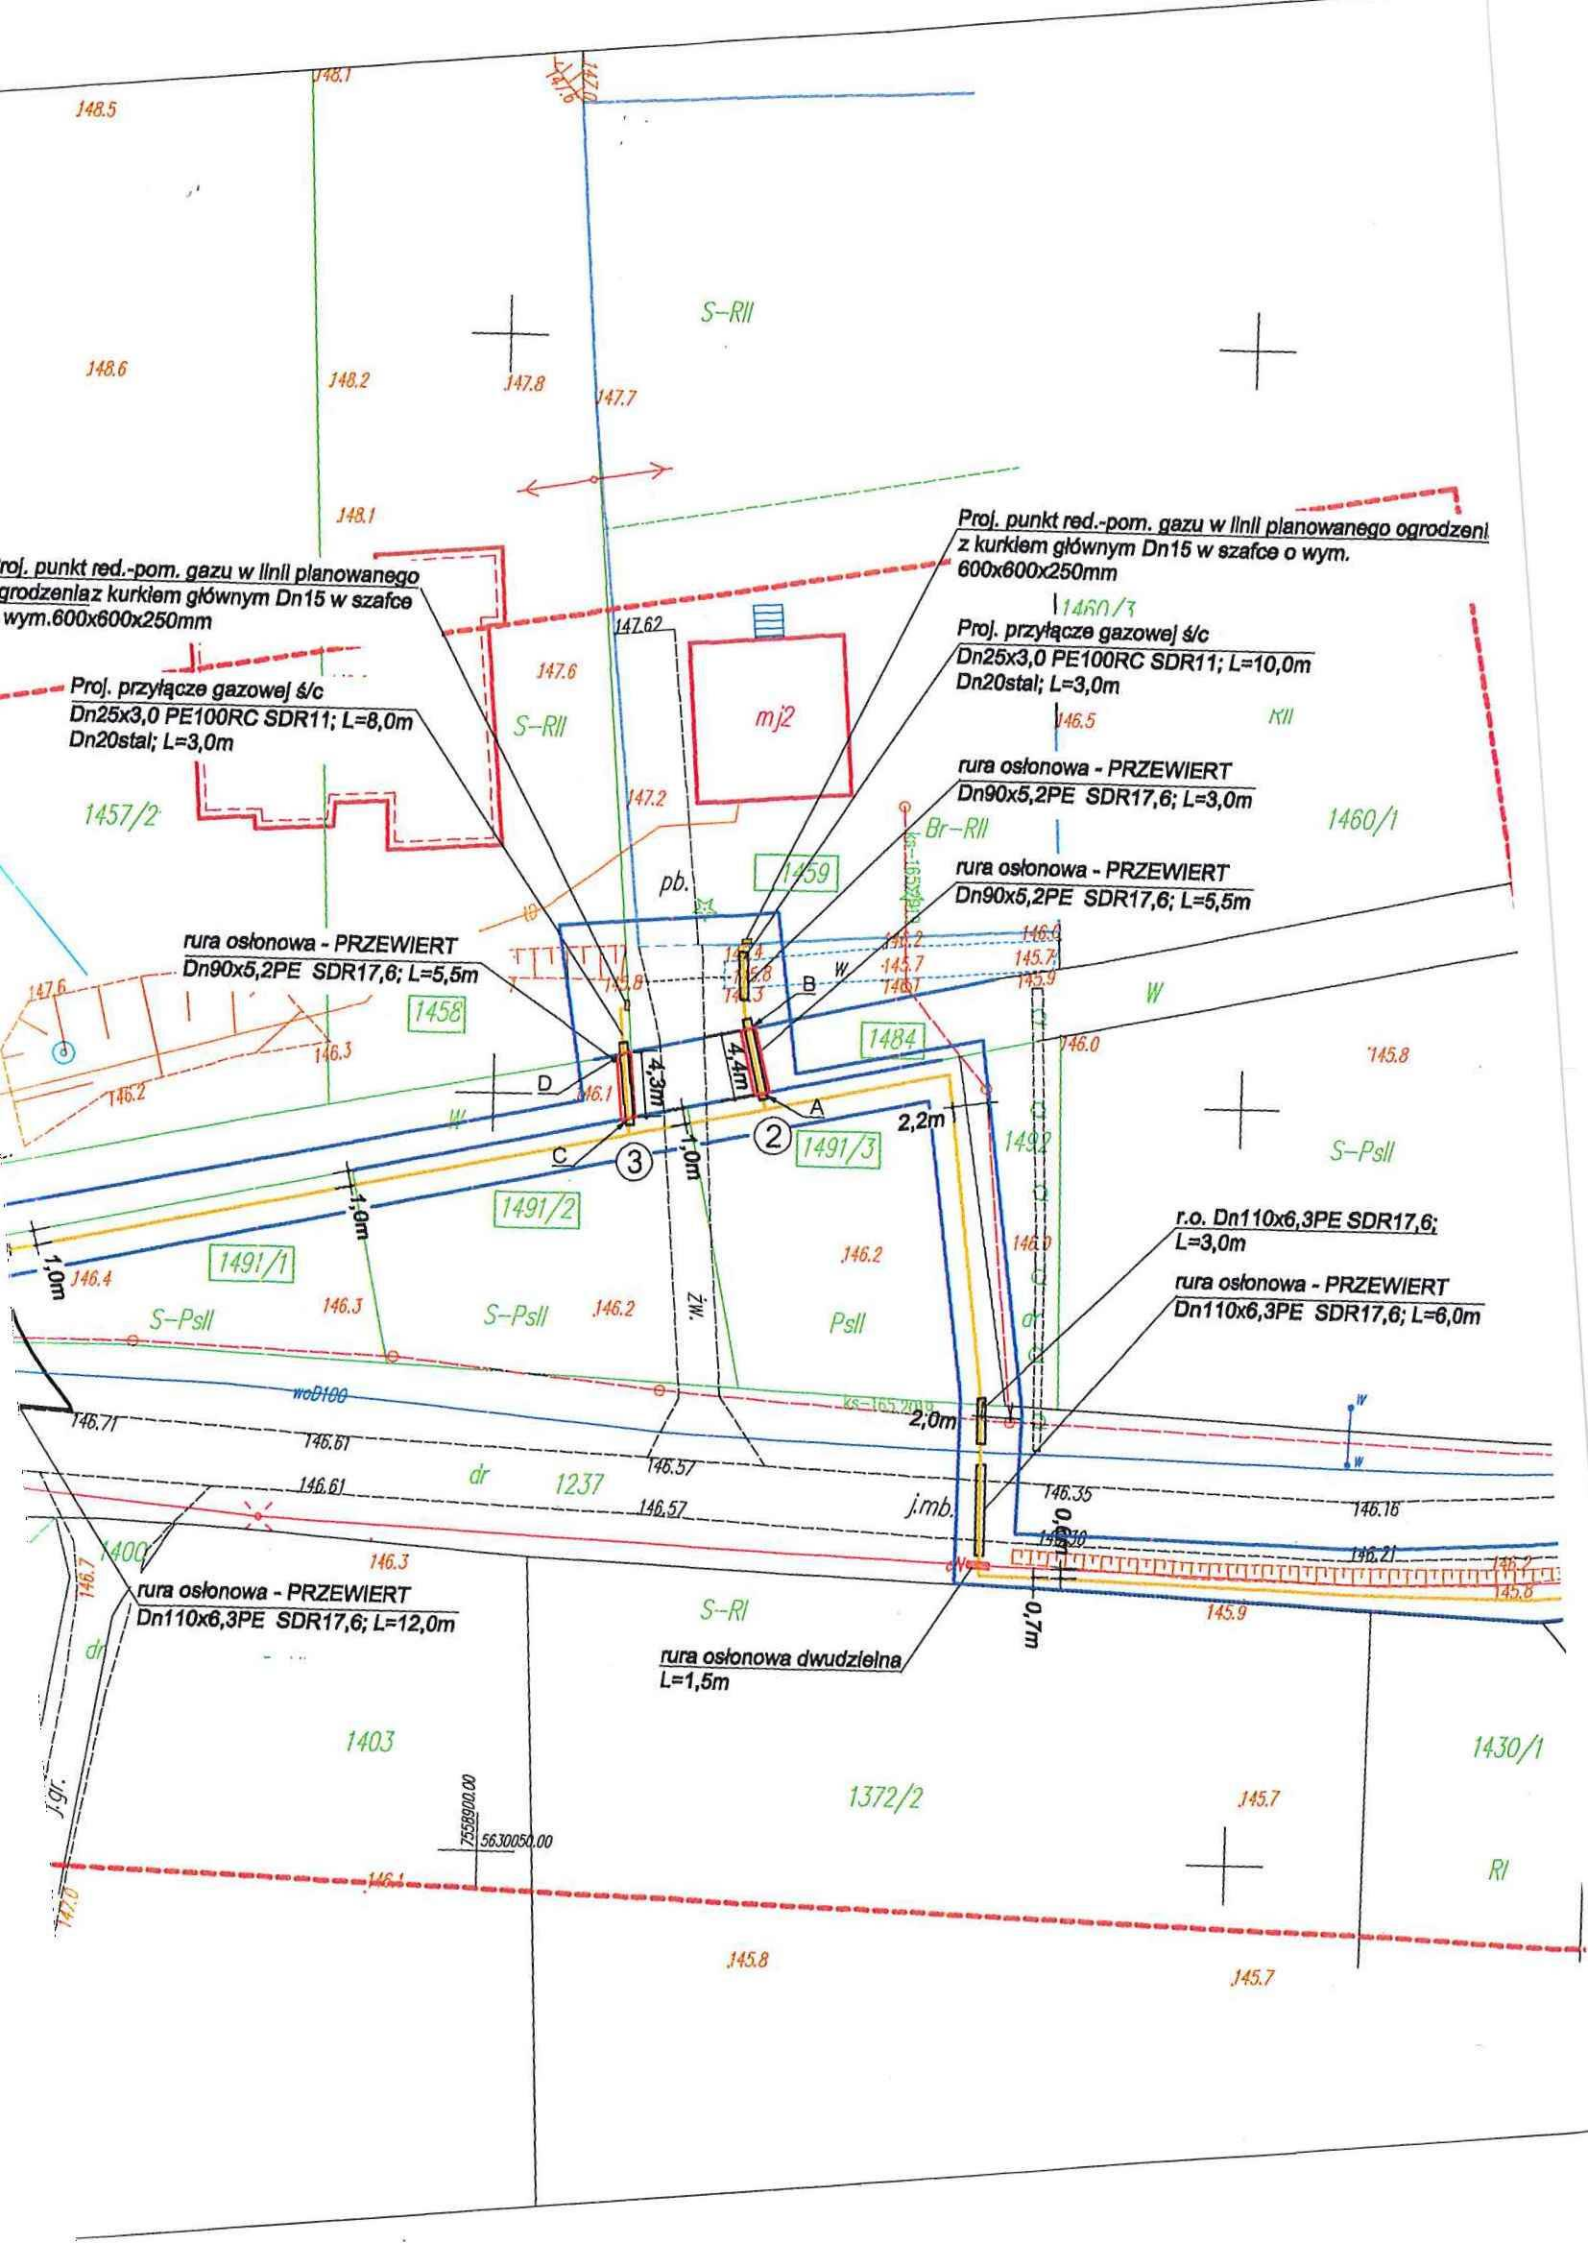



PROJEKT ZAGOSPODAROWANIA TERENU 1 : 500

OBJEKT: ODCINEK SIECI GAZOWEJ ŚREDNIEGO CIŚNIENIA Z PRZYŁĄCZAMI DO BUDYNKÓW MIESZKALNYCH JEDNORODZINNYCH
ADRES BUDOWY: 27-630 Zawichost, ul. Polna, dz. nr ewid. 1500/1, 1237, 1491/3, 1484, 1459, 1458, 1491/2, 1491/1, 1453
INWESTOR: POLSKA SPÓŁKA GAZOWNICTWA Sp. z o.o.
 ODDZIAŁ ZAKŁAD GAZOWNICZY W KIELCACH
 25-550 Kielce, ul. Loefflera 2

STAROSTA SANDOMIERSKI

Zgodnie z art. 28 ustawy z dnia 17 maja 1989 r. - Prawo budowlane i Uchwałą Zarządu (Dz. U. z 2016 r. poz. 162) Powiatowy Zarząd w Sandomierzu wyraża zgodę na to, aby przedmiotem narady koordynacyjnej było opracowanie projektu.

w dniu 29.10.2020 w Starostwie Powiatowym w Sandomierzu

GK.6630 118.2020 Sandomierz, dn. 02.11.2020

Z up. STAROSTY

mgr inż. Robert Jarosz
Przewodniczący Narady Koordynacyjnej

OBJAŚNIENIA:

- - GRANICE DZIAŁEK OBJĘTYCH OPRACOWANIEM
- - ZAKRES OPRACOWANIA/ODDZIAŁYWANIA OBJEKTU
OBJĘTY WNIOSEM WG KOMPETENCJI STAROSTY SANDOMIERSKIEGO
- - - - ZAKRES AKTUALIZACJI MAPY DO CELÓW PROJ.

1 - 5 - PROJ. PUNKTY CHARAKTERYSTYCZNE NA SIECI

PROJEKTOWANA INFRASTRUKTURA TECHNICZNA

- 9 - PROJEKTOWANY ODCINEK SIECI GAZOWEJ Ś/C
Dn 63x5,8 PE100-RC SDR11; L= 508,5m
- 9 - PROJEKTOWANE PRZYŁĄCZA GAZOWE Ś/C
dz. nr ewid.1459:
Dn 25x3,0 PE100-RC SDR11; L= 10,0m
Dn 20stal; L=3,0m
dz. nr ewid. 1458:
Dn 25x3,0 PE100-RC SDR11; L= 8,0m
Dn 20stal; L=3,0m
dz. nr ewid. 1453:
Dn 25x3,0 PE100-RC SDR11; L= 0,5m
Dn 20stal; L=3,0m Dn 20stal; L=3,0m

- - PROJ. RURA OSŁONOWA DWUDZIELNA
Dn110 PE; L=1,5m - zabezpieczenie istn. przewodów energetycznych i telekomunikacyjnych

Proj. przyłącza gazowe nie podlegają uzgodnieniu w zakresie sytuowania na Naradzie Koordynacyjnej Starostwa Sandomierskiego w Sandomierzu

AM-PROJEKT inż. Anna Mianowska
39-400 Tarnobrzeg, ul. Kopernika 26/25

NAZWA I ADRES OBJEKTU BUDOWLANEGO
 ODCINEK SIECI GAZOWEJ ŚREDNIEGO CIŚNIENIA Z PRZYŁĄCZAMI DO BUDYNKÓW MIESZKALNYCH JEDNORODZINNYCH
 27-630 Zawichost, ul. Polna, dz. nr ewid. 1500/1, 1237, 1491/3, 1484, 1459, 1458, 1491/2, 1491/1, 1453

INWESTOR POLSKA SPÓŁKA GAZOWNICTWA Sp. z o.o.
 ODDZIAŁ ZAKŁAD GAZOWNICZY W KIELCACH
 25-550 Kielce, ul. Loefflera 2

NAZWA RYSUNKU PROJEKT ZAGOSPODAROWANIA TERENU

ZESPÓŁ PROJEKTOWY	IMIĘ I NAZWISKO	SPECJALNOŚĆ NR UPR. BUDOWLANYCH	PODPIS
PROJEKTANT	inż. Anna Mianowska	specjalność instalacyjna w zakresie sieci, instalacji urządzeń ciepłych, wentylacyjnych, gazowych, wodociągowych i kanalizacyjnych PDK/0237/PWOS/12	<i>AM</i>
SPRAWDZIŁ	mgr inż. Grażyna Stypa	specjalność instalacyjna w zakresie sieci, instalacji urządzeń ciepłych, wentylacyjnych, gazowych, wodociągowych i kanalizacyjnych PDK/0001/POCS/08	<i>GStypa</i>
Faza PROJ. BUD.	Branża Sanitarna	Skala 1:500	Data X 2020r. Nr rys. 1

Za zgodność z oryginałem napy do celów projektowych

inż. Anna Mianowska
 upr. bud. do projektowania i kierowania robotami budowlanymi bez ograniczeń w specjalności instalacyjnej w zakresie sieci, instalacji i urządzeń ciepłych, wentylacyjnych, gazowych, wodociągowych i kanalizacyjnych nr ewid. PDK/0237/PWOS/12