

# Mapa do celów projektowych

Skala : 1 : 500  
Arkusz mapy : 7.140.26.05.3.3, 7.140.26.05.3.4  
Obiekt : Wilczyce dz. nr 198/2  
Jedn. ewid. : 260908\_2 Wilczyce  
Obręb : 0014 Wilczyce

Usługi Geodezyjne i Kartograficzne  
Sławomir Prus nr upr. zaw. 15341  
zgłoszenie nr : GK.6640.409.2023  
Układ współrzędnych płaskich 2000/7  
Układ wysokościowy Kronsztadt 86  
Wykonano dnia 13.03.2023 rok.

# PROJEKT ZAGOSPODAROWANIA TERENU 1 : 500

OBIEKT: BUDOWA ODCINKA SIECI GAZOWEJ ŚREDNIEGO CIŚNIENIA  
ADRES BUDOWY: 27-612 WILCZYCE, WILCZYCE nr ew. dz. 485/2, 485/1, 421, 198/2  
Jedn. ewidencyjna: 260908\_2 Wilczyce; obręb: 260908\_2.0014 Wilczyce  
Id. dz. ew.: 260908\_2.0014.485/2; 260908\_2.0014.485/1; 260908\_2.0014.421; 260908\_2.0014.198/2  
INWESTOR: POLSKA SPÓŁKA GAZOWNICTWA Sp. z o.o.  
ODDZIAŁ ZAKŁAD GAZOWNICZY W KIELCACH  
25-550 Kielce, ul. Loefflera 2



Nie wyklucza się możliwości występowania urządzeń uzbrojenia podziemnego nie zgłoszonych do inwentaryzacji powykonawczej. W obszarze aktualizacji nie badano słuszności gruntowych. Występujące na mapie syt.-wys. kontury użytków gruntowych są zgodne z treścią mapy ewidencji gruntów.

Poświadczam, że niniejszy dokument został opracowany w wyniku prac geodezyjnych i kartograficznych, których rezultaty zawiera operat techniczny pozytywnie zweryfikowany. Jednocześnie informuję, że jestem świadomy odpowiedzialności kamej za złożenie fałszywego oświadczenia.

Identyfikator zgłoszenia prac geodezyjnych	GK.6640.409.2023
Organ służby geodezyjnej, który otrzymał zgłoszenie	Starosta Sandomierski
Wykonawca prac geodezyjnych	Usługi Geodezyjne i Kartograficzne Sławomir Prus
Nr oraz data sporządzenia dokumentu zawierającego wynik pozytywnej weryfikacji	Protokół Weryfikacji Nr : GK.6640.409.2023_1 z dn. 15.03.2023r.
Imię i nazwisko oraz nr uprawnień zawodowych kierownika prac	<b>GEODETA UPRAWNIONY</b> inż. Sławomir Prus ul. Świerkowa 5 27-600 Sandomierz Nr upr. zaw. 15341 Sławomir Prus


Za zgodność z oryginałem  
mapa do celów projektowych

mgr inż. Grażyna Stypa  
Uprawnienia budowlane do projektowania bez ograniczeń w specjalności instalacyjnej w zakresie sieci, instalacji i urządzeń cieplnych, wentylacyjnych, gazowych, wodociagowych i kanalizacyjnych  
Nr uprawn. PDK/0001/POOS/08  
Czł. Izby SłWK/18/0203/08

Termin do objęcia  
CN. 6821.1.6.2023  
2 dnio 21.08.2023v.

STAROSTA SANDOMIERSKI  
27-600 Sandomierz; ul. Mickiewicza 1  
tel. (15) 832 32 43; fax (15) 832 28

Z up. STAROSTY  
Kierownik Referatu Nieruchomości  
mgr Zbigniew Wiercioch

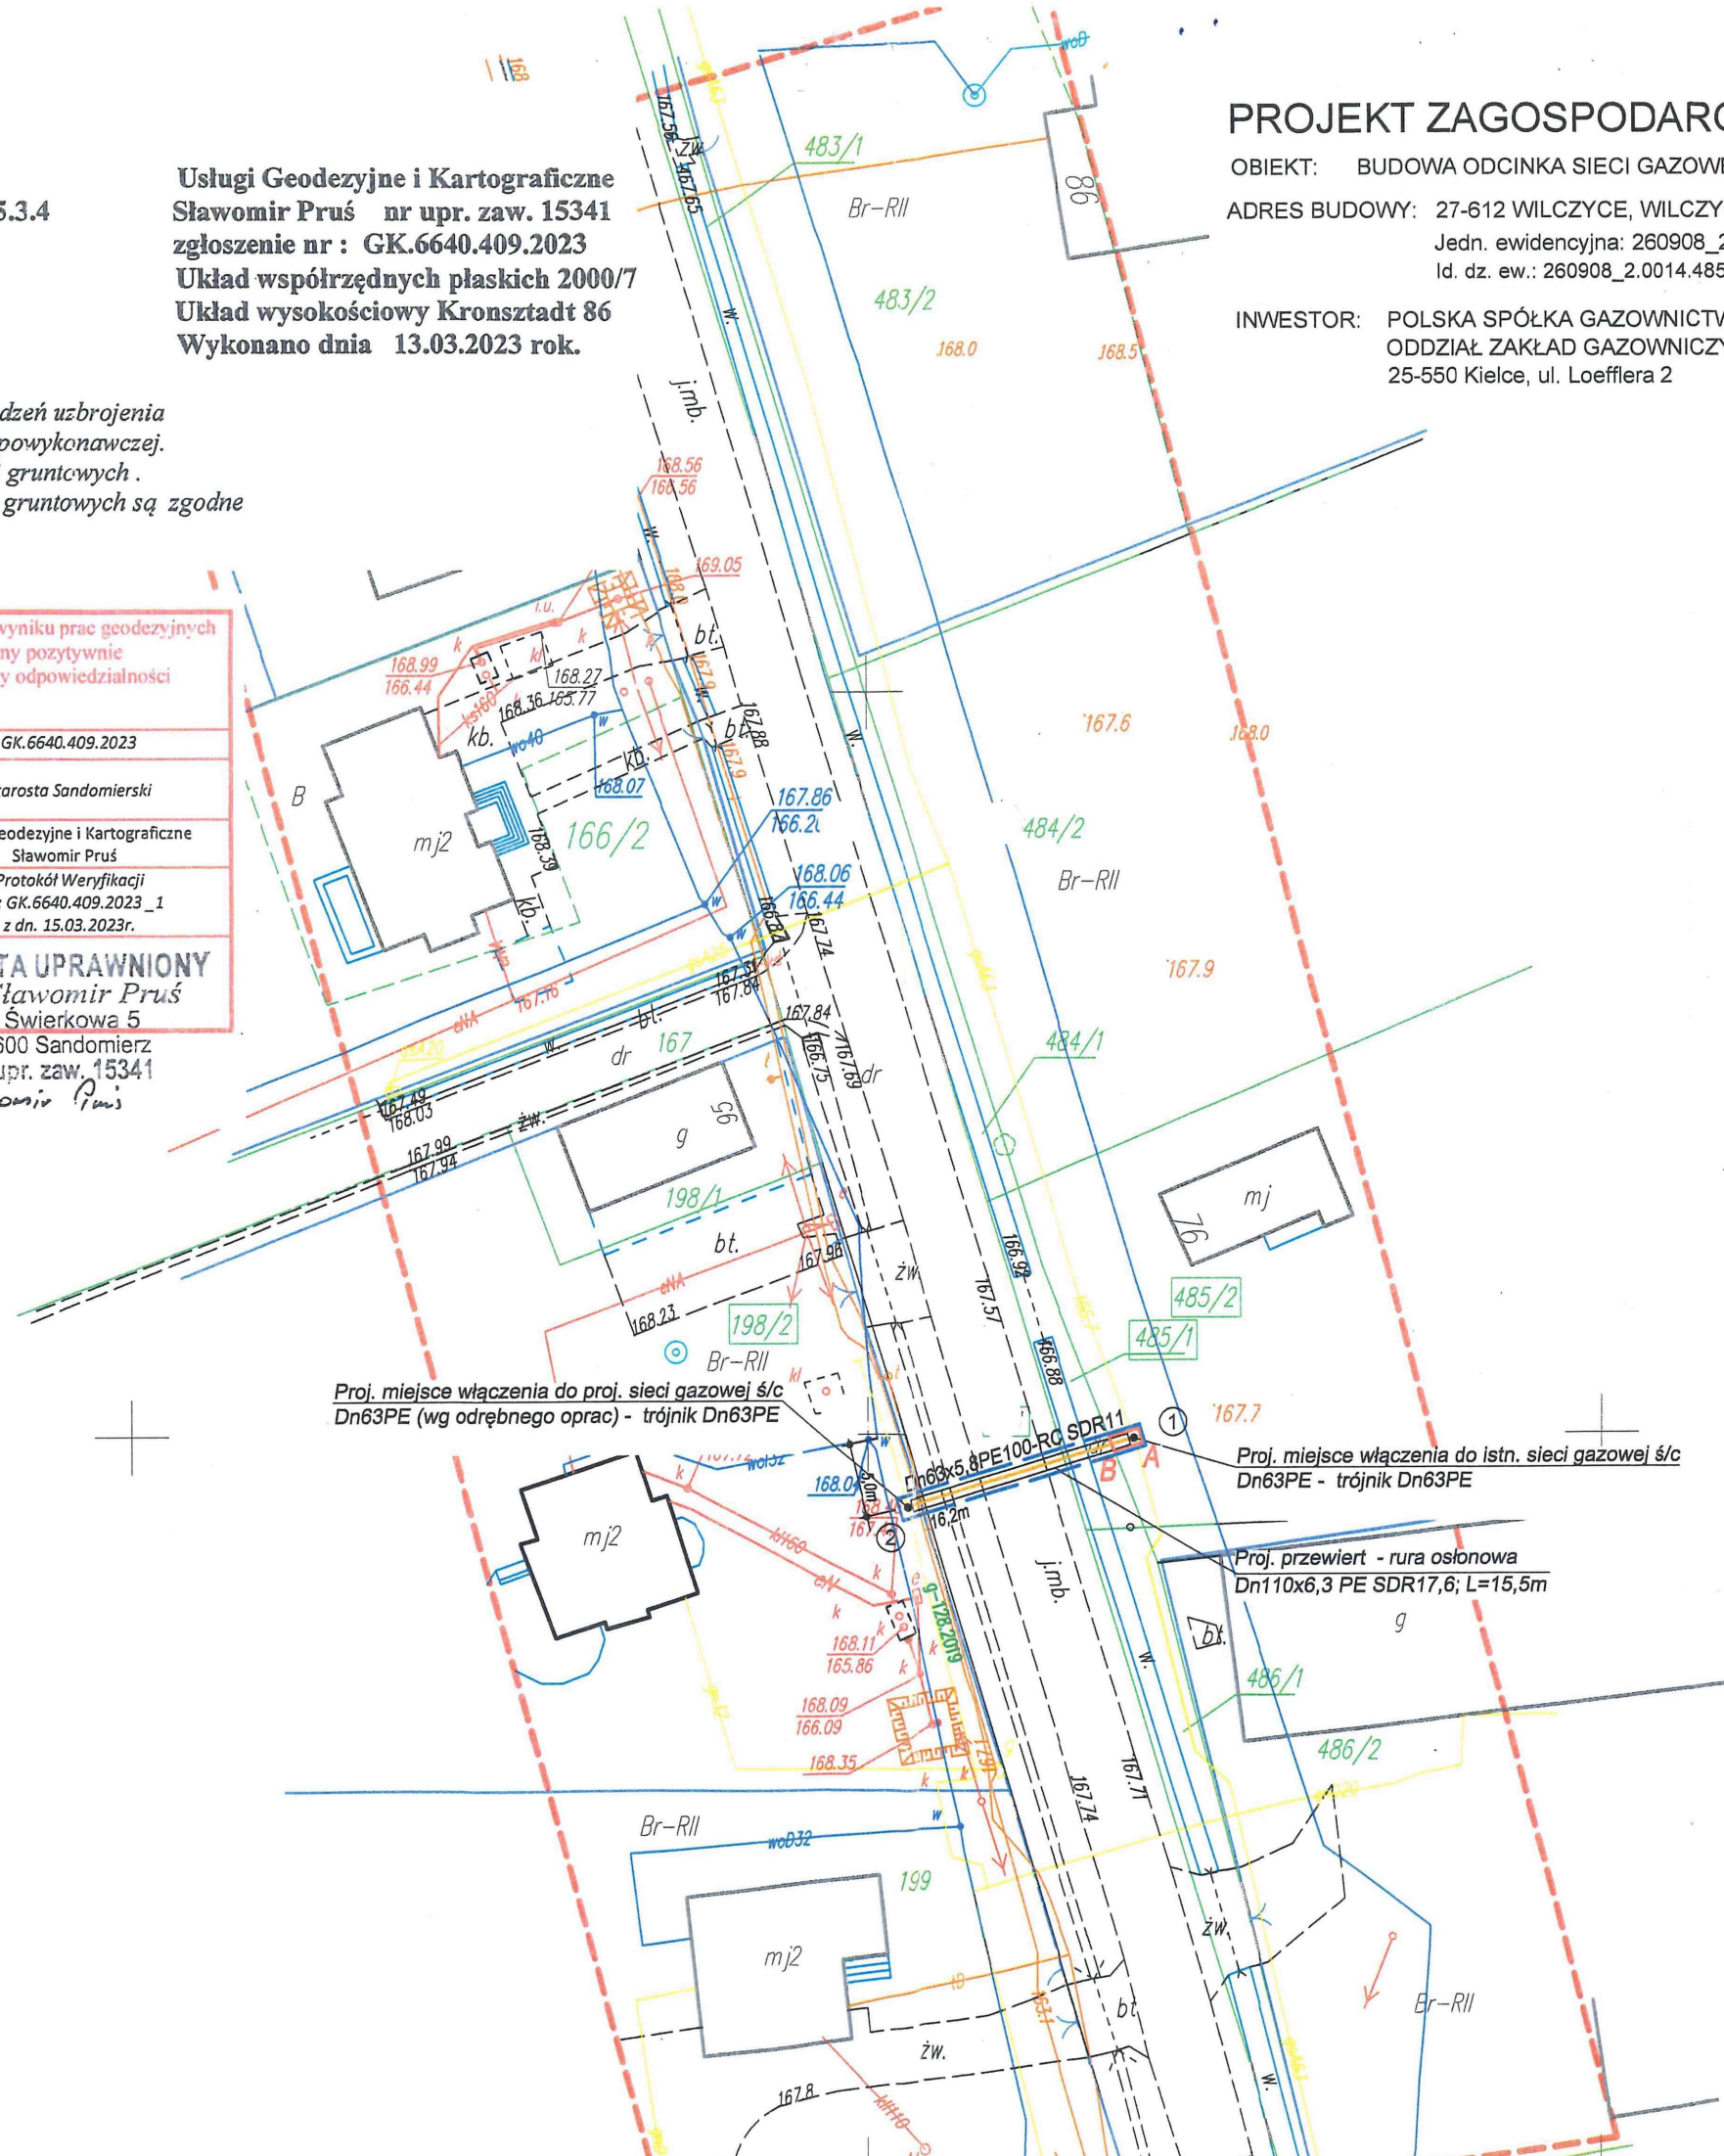


### OBJAŚNIENIA:

- GRANICE DZIAŁEK OBJĘTYCH OPRACOWANIEM
- ZAKRES OPRACOWANIA/ODDZIAŁYWANIA OBIEKTU
- ZAKRES AKTUALIZACJI MAPY DO CELÓW PROJ.
- ①-② - PROJ. PUNKTY CHARAKTERYSTYCZNE NA SIECI

### PROJEKTOWANA INFRASTRUKTURA TECHNICZNA

 - PROJEKTOWANY ODCINEK SIECI GAZOWEJ Ś/C Dn 63x5,8 PE100-RC SDR11; L= 16,2m
- PROJ. RURA OSŁONOWA DWUDZIELNA Dn110 PVC; L=1,5m - zabezpieczenie istn. przewodów energetycznych i telekomunikacyjnych



projektowana sieć gazowa średniego ciśnienia z polietylenu (PE) i strefą kontrolowaną gazociągu wynoszącą 1,00m (po 0,50m z każdej strony osi gazociągu)

dł. sieci gazowej na dz. nr ew. 485/2 - odcinek A-B wynosi L=1,55m

mgr inż. Grażyna Stypa  
Uprawnienia budowlane do projektowania bez ograniczeń w specjalności instalacyjnej w zakresie sieci, instalacji i urządzeń cieplnych, wentylacyjnych, gazowych, wodociagowych i kanalizacyjnych  
Nr uprawn. PDK/0001/POOS/08